


INTALACIONES ELÉCTRICAS

NIVEL: 1

ESCALA: 1/250


DIAGRAMA UNIFILAR DEL TG

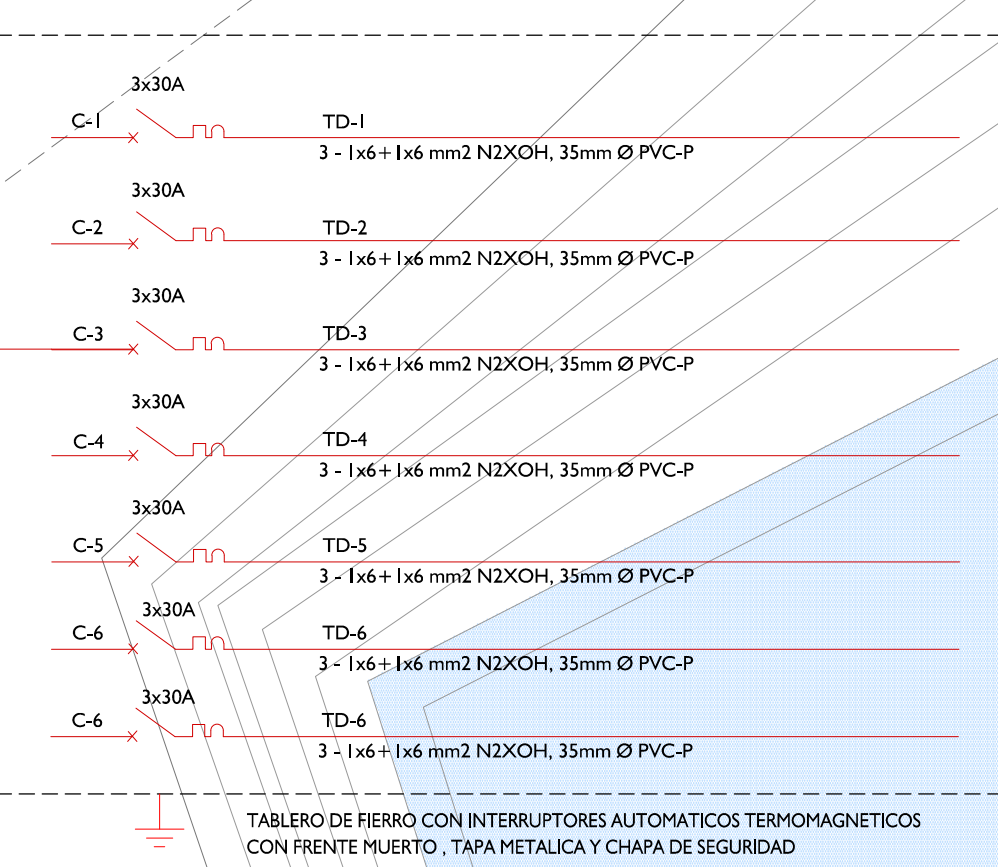

LEYENDA

	CAJA DE CONEXIONES 6.60X0.60
	SUB ESTACION ELECTRICA
	TABLERO GENERAL DE DISTRIBUCION
	LUMINARIAS TIPO 1
	SPOTLIGHT
	LED BAJO EL AGUA
	TIRA LED
	INTERRUPTOR SIMPLE
	INTERRUPTOR DOBLE
	INTERRUPTOR TRIPLE
	TOMACORRIENTE

*TIRA LED COLOCADA Y SPOTLIGHTS COLOCADAS EN LA BASE Y EN LA PARTE SUPERIOR DE VOLUMEN DE MALLA.

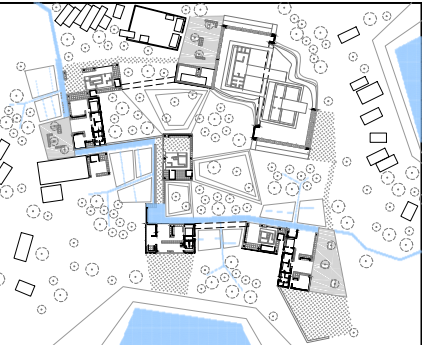

PROPIETA: CENTRO DE INTERPRETACIÓN EN EL COMPLEJO ARQUEOLÓGICO LA PAVA

"INFRAESTRUCTURA DE PROTECCIÓN AL PATRIMONIO EN EL COMPLEJO ARQUEOLÓGICO LA PAVA EN MOCHUMI PARA MITIGAR SU DEGRADACIÓN".

RAISA GONZALES COOPER -SUSTENTACIÓN DE TESIS



ESCUELA PROFESIONAL DE ARQUITECTURA

TESIS PARA OPTAR EL TÍTULO DE ARQUITECTO

TÍTULO: INFRAESTRUCTURA DE PROTECCIÓN AL PATRIMONIO EN EL COMPLEJO ARQUEOLÓGICO LA PAVA EN MOCHUMI.

PROPIETA: CENTRO DE INTERPRETACIÓN

ELABORADO POR: GONZALES COOPER RAISA MARITA

ASESOR PRINCIPAL: ARO ROSARIO BALCAZAR

DESCRIPCION: IE-1. PLANO INSTALACIONES ELÉCTRICAS IE-2. PLANO INSTALACIONES ELÉCTRICAS 2 IE-3. DIAGRAMA UNIFILAR Y DETALLES

FECHA: NOVIEMBRE / 2017

IE-1