

TESIS:

REGENERACIÓN URBANA EN
EL SECTOR 04 DE LA CIUDAD
DE PATAPO


PROYECTO ARQUITECTÓNICO:

CENTRO
DEPORTIVO-COMUNAL

SÍMBOLO	DESCRIPCIÓN
	TOMACORRIENTE
	INTERRUPTOR RELOJ HORARIO
	POZO A TIERRA
	TABLEROS

SÍMBOLO	DESCRIPCIÓN	POTENCIA
	Halux EQUIPO FLUORESCENTE 20W ADOSABLE	20W
	JOSEF EQUIPO FLUORESCENTE CON REJILLA 2x36W	36W
	LÁMPARA COLGENTE MIDTOWN E27 1 LUZ	30W
	SPOT REDONDO ALUMINIO HERMÉTICO SATÍN 8.4cm ip65	50W
	FOCO DE LED IP67 PARA EMPOTRAR 12W 1140lm 30.000h	12W
	REFLECTOR DE 1000W HALOGENURO HALUX CON INTERRUPTOR HORARIO	1000W
	FLUORESCENTE ESSENTIAL 14W Luz Día Philips	14W
	LÁMPARA DECORATIVA LED SIRIO 540 LUCES	168W
	APLIQUE EXTERIOR 1 LUZ LIGHTCEH	25W
	EQUIPO REJILLA EMPOTRABLE 4x18W KARSON	72W
	Haluz LÁMPARA DE EMERGENCIA PREMIUM LED	9W

TABLERO DE DISTRIBUCIÓN "X"

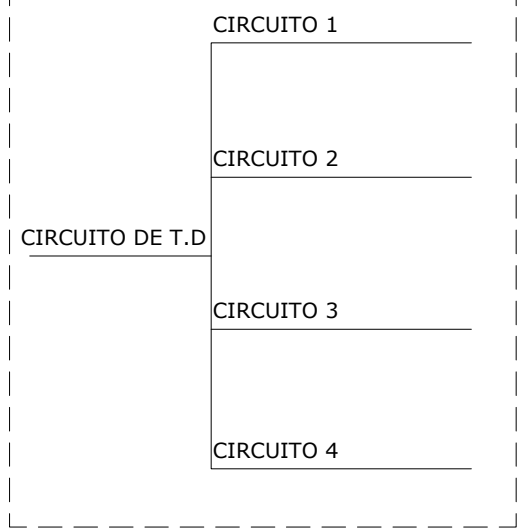

DESCRIPCIÓN:

DIAGRAMA
UNIFILAR

ESCALA: 1:100
FECHA: DICIEMBRE 2019


ELABORADO POR:
BACH. JHANELA RUTH MAGALY
MONTENEGRO VERA

ASESOR:
DR. OSCAR VÍCTOR MARTÍN
VARGAS CHÓZO


LÁMINA:

IE-01


Tablero_General

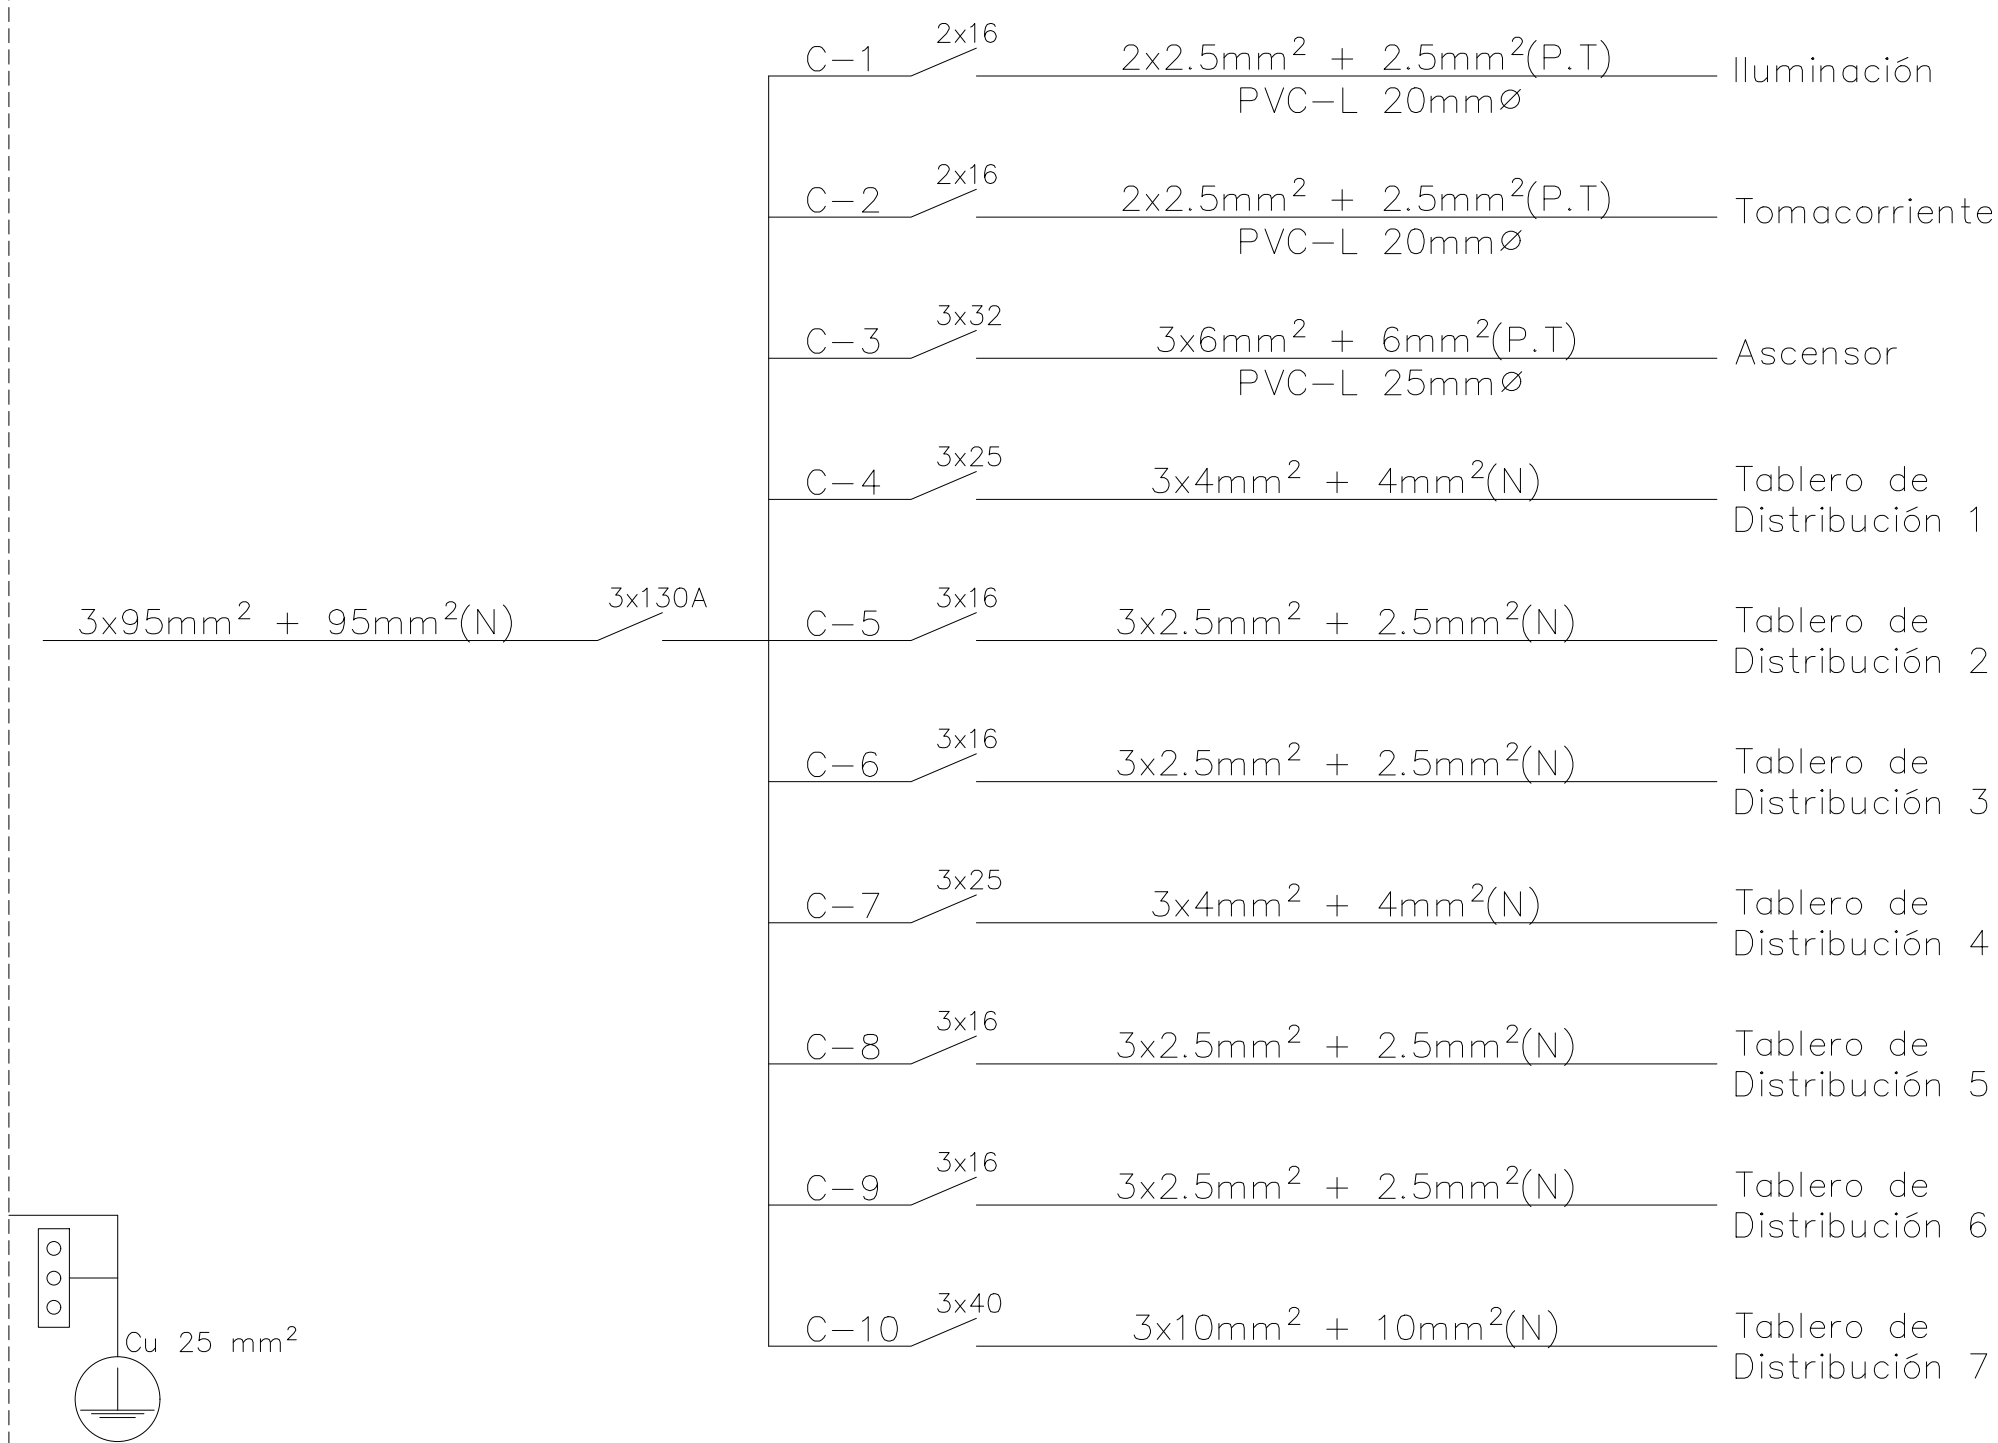


Tablero_de_Distribución_1_-_ID1

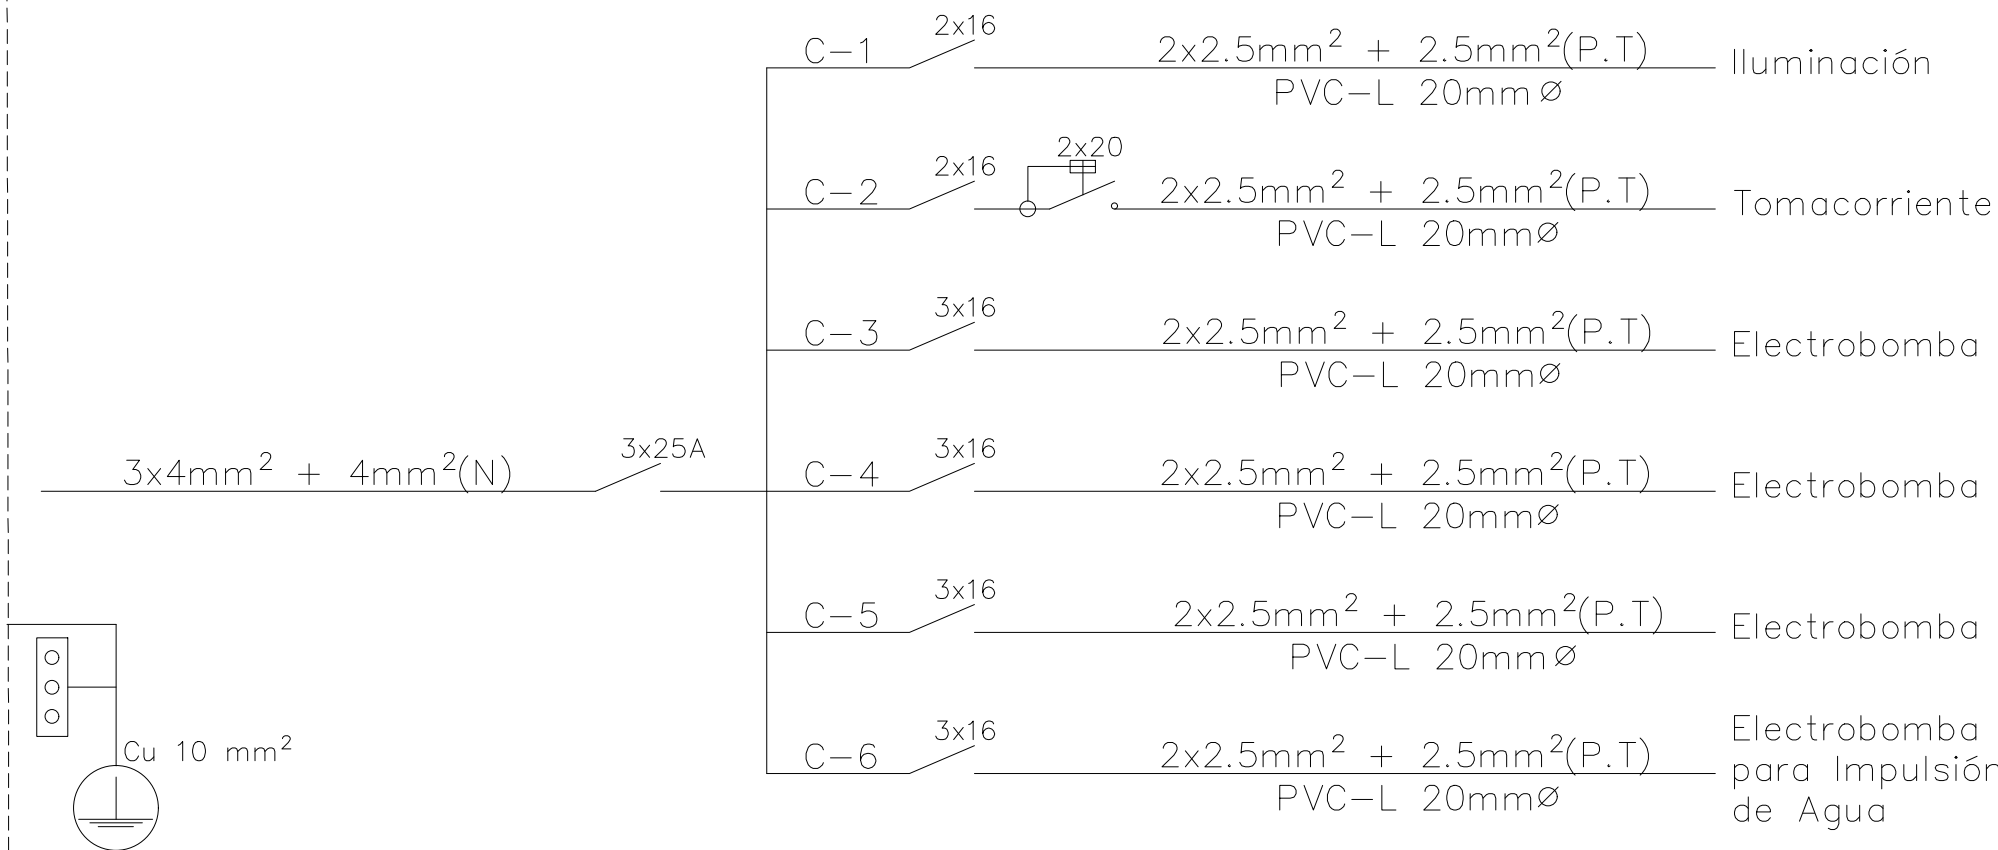


Tablero_de_Distribución_2_-_ID2

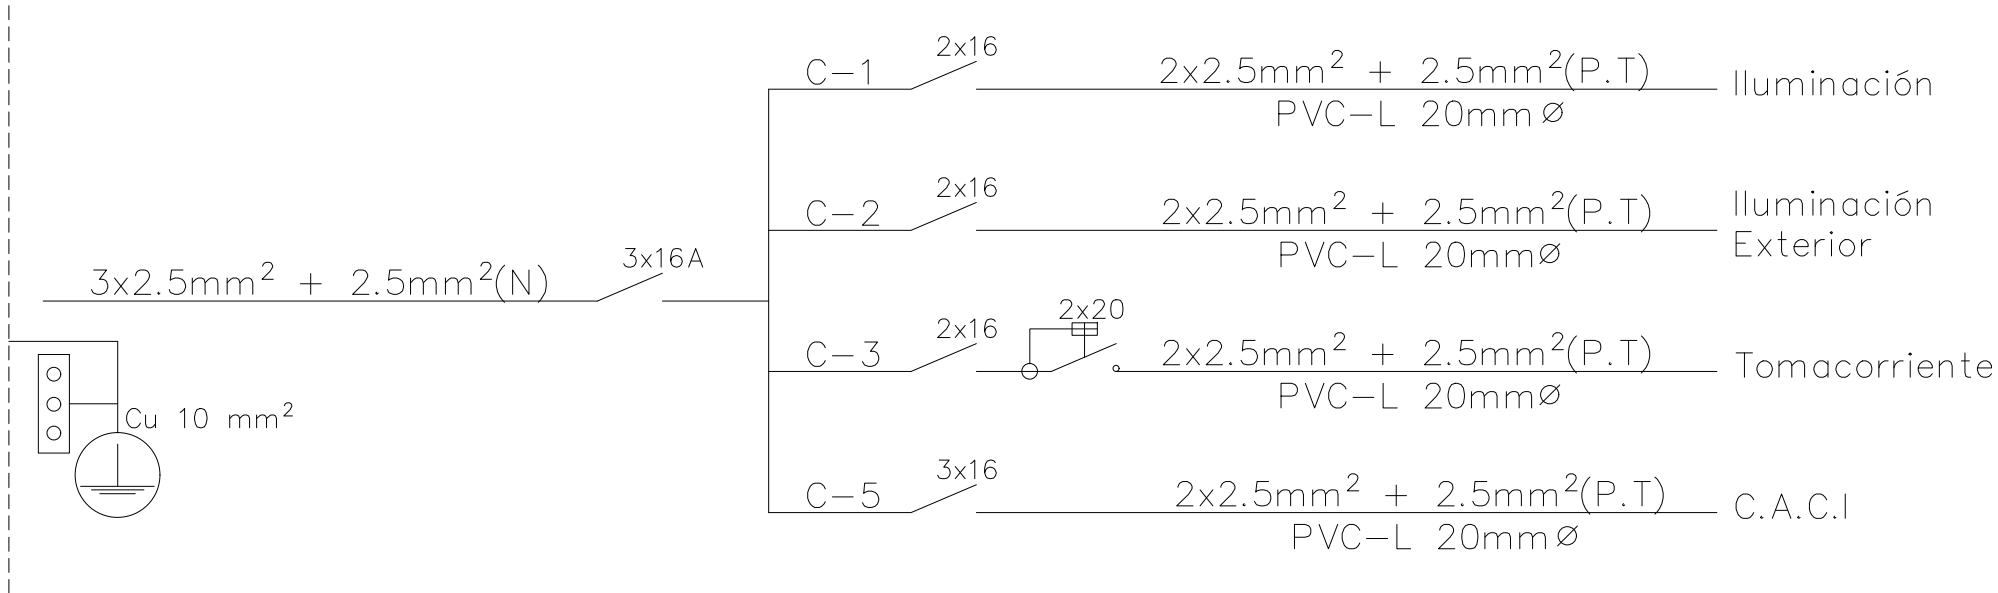


Tablero_de_Distribución_3_-_ID3

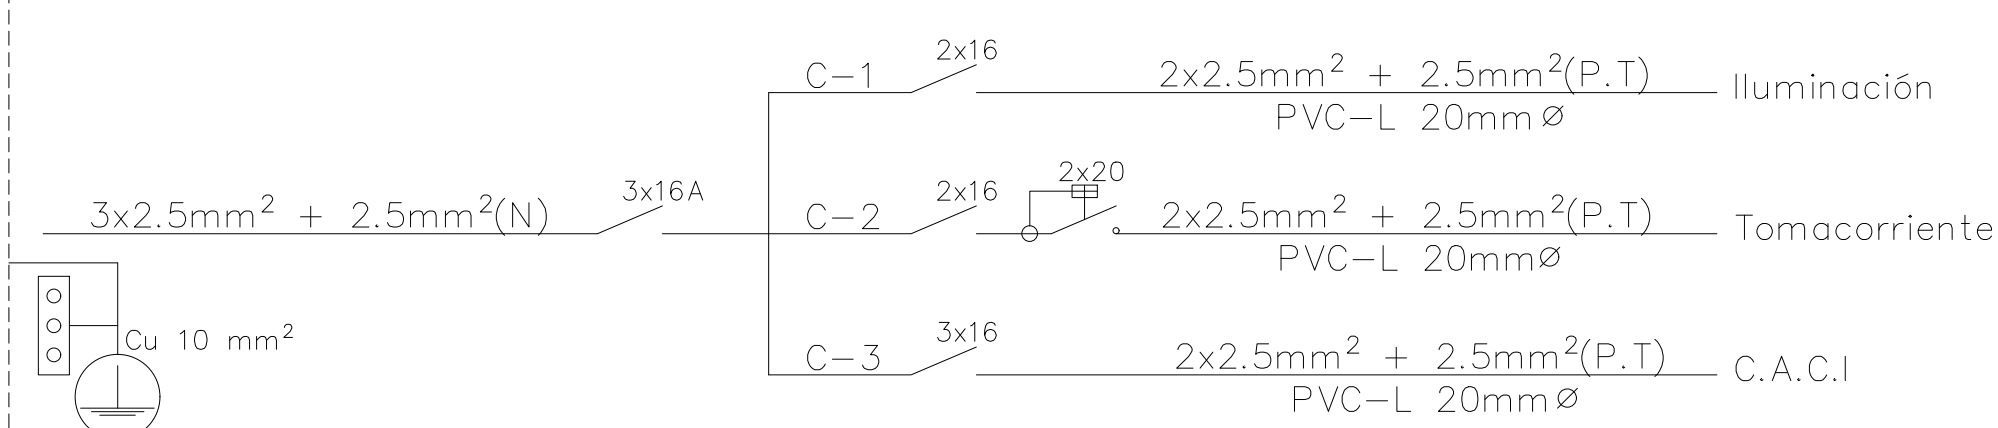


Tablero_de_Distribución_4_-_ID4

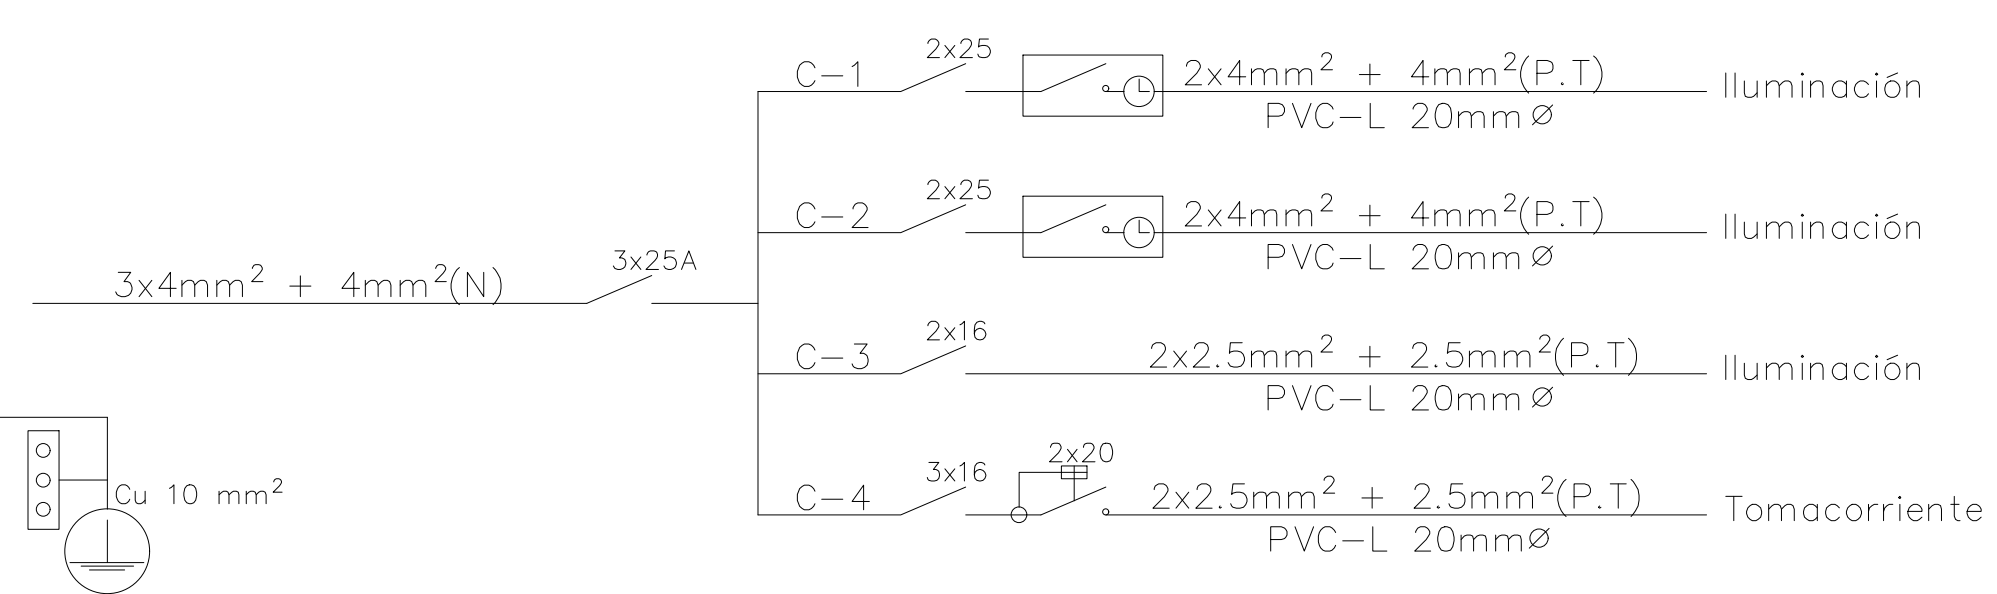

Tablero_de_Distribución_5_-_ID5

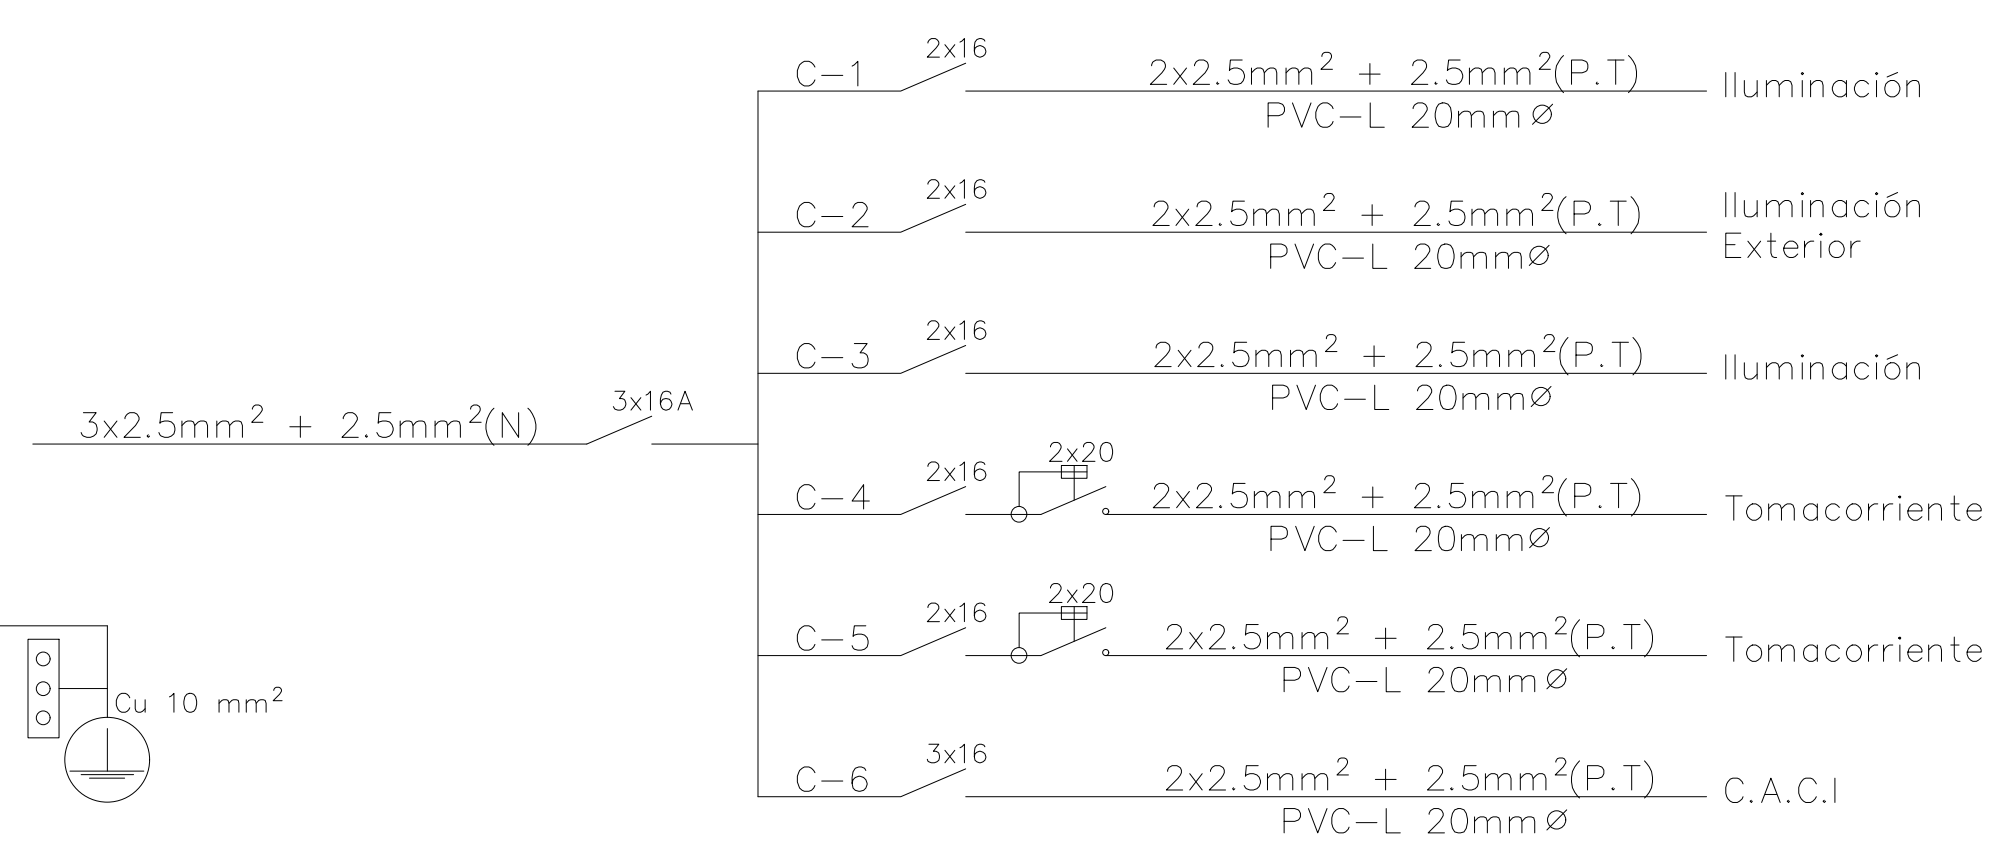

Tablero_de_Distribución_6_-_ID6

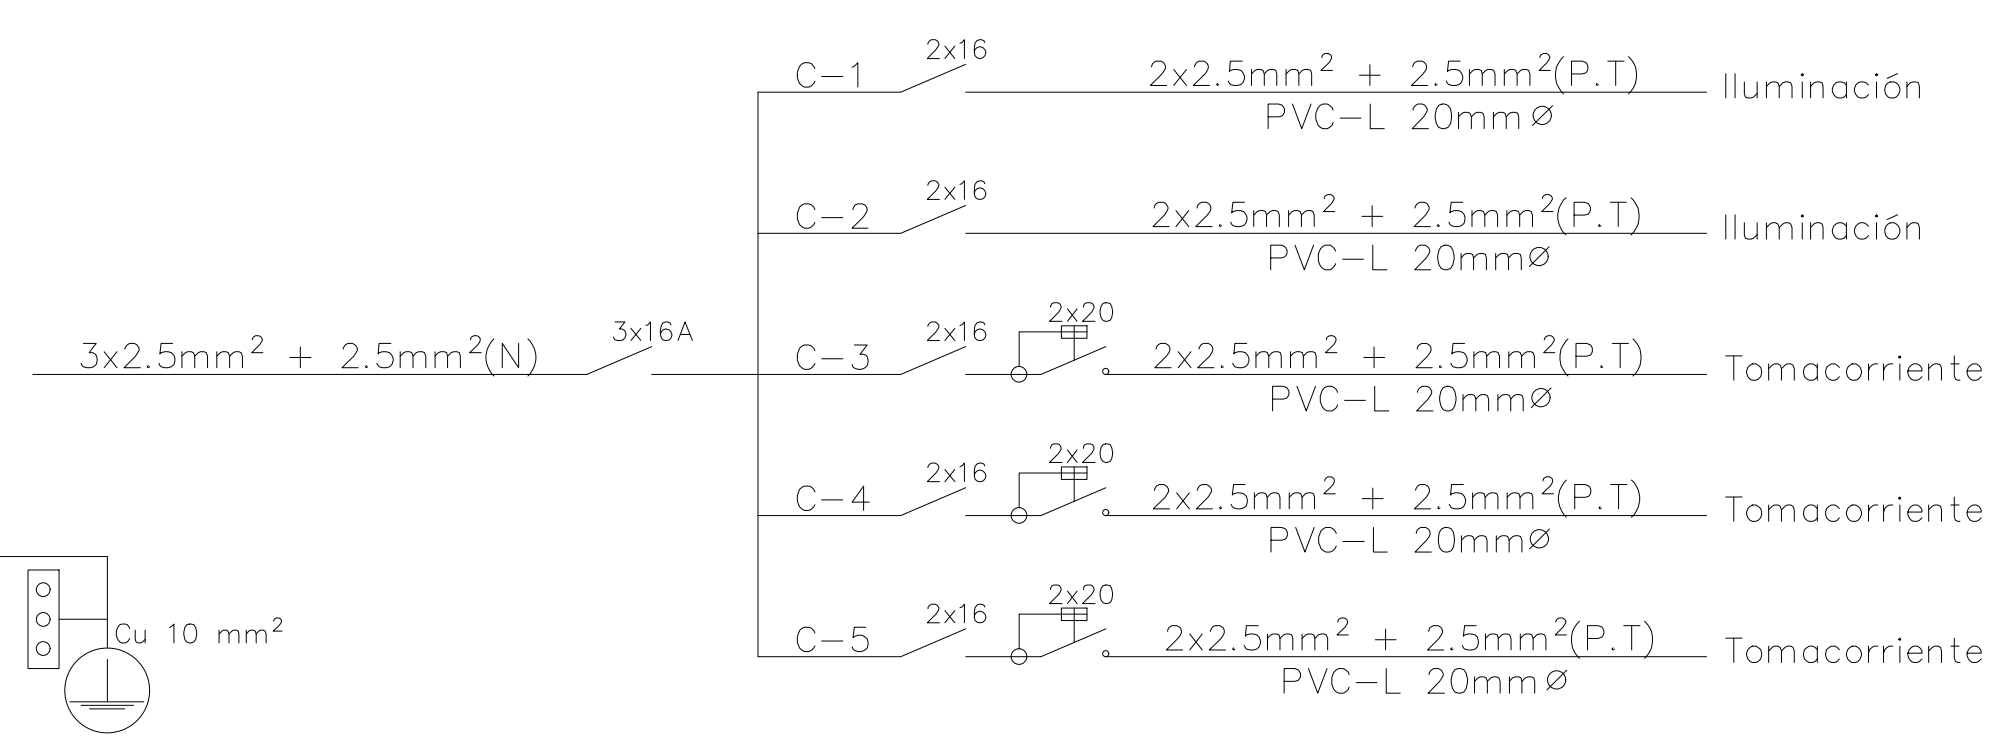

Tablero_de_Distribución_7_-_ID7

